



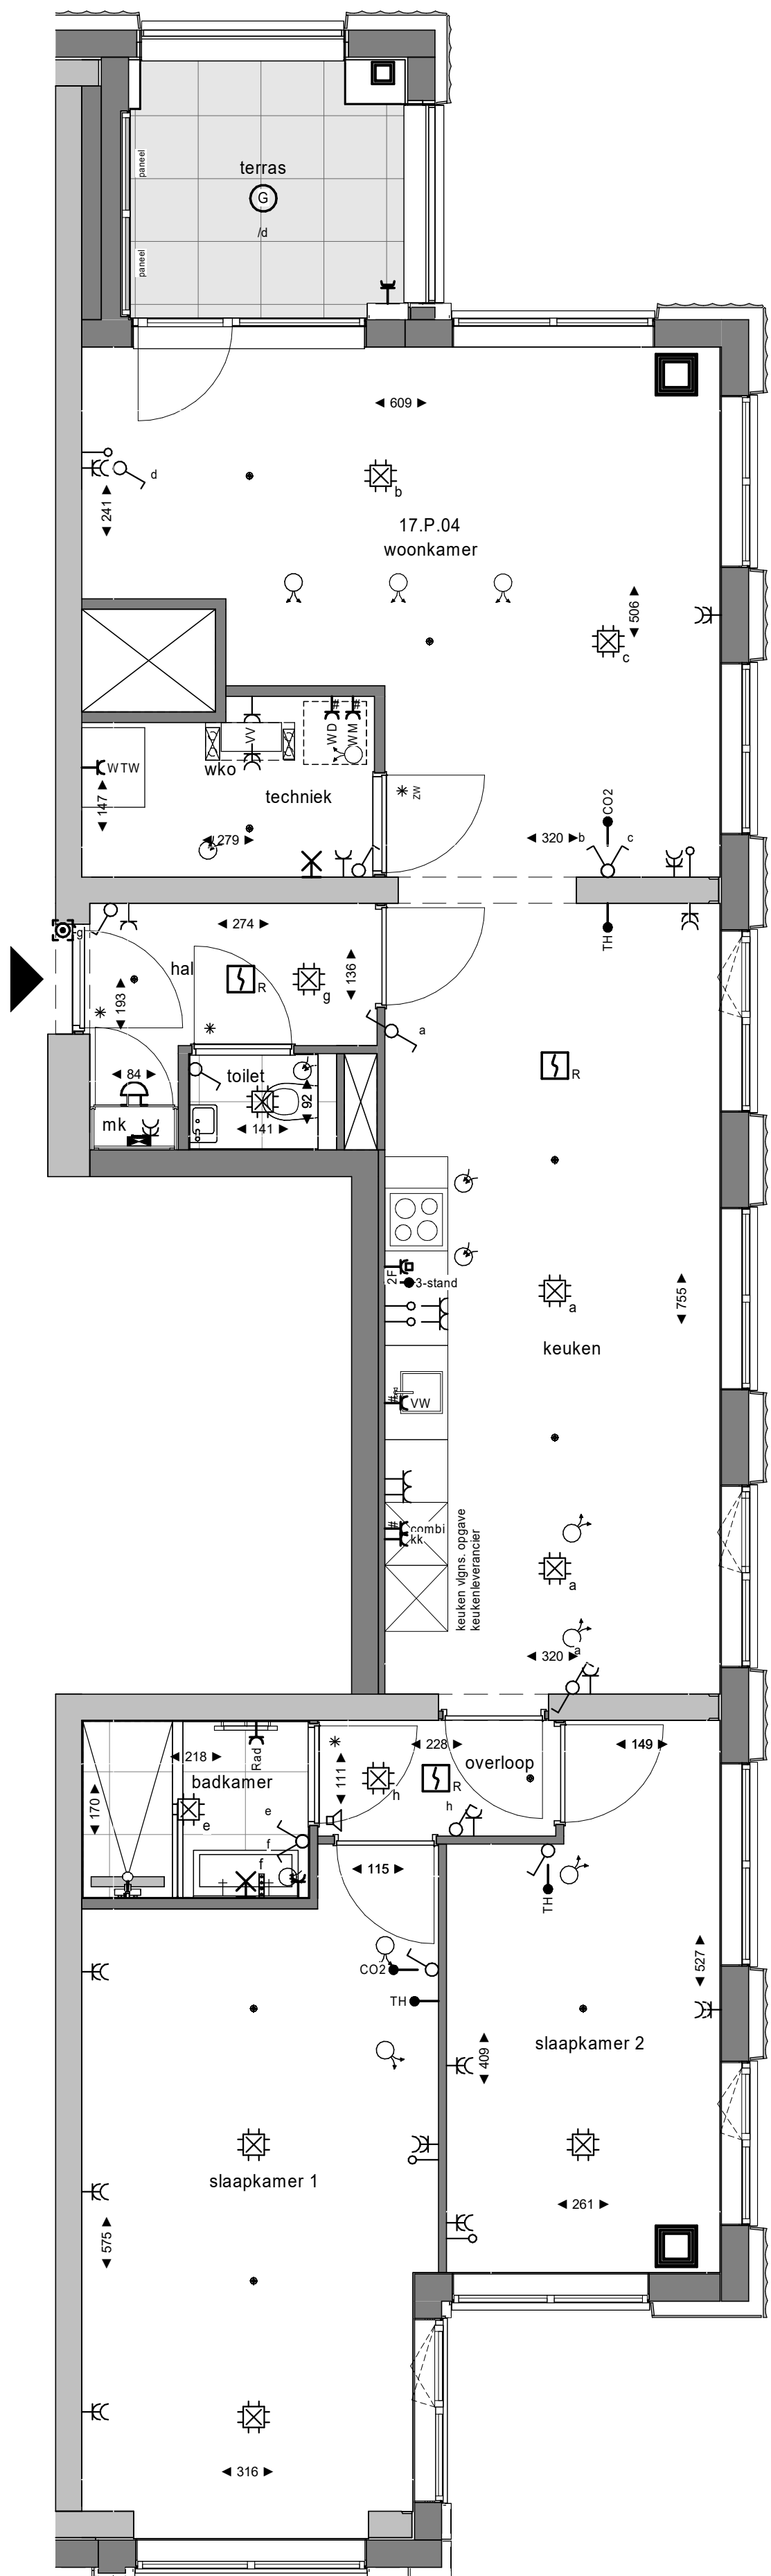

plattegrond  
1 : 50  
17e verdieping

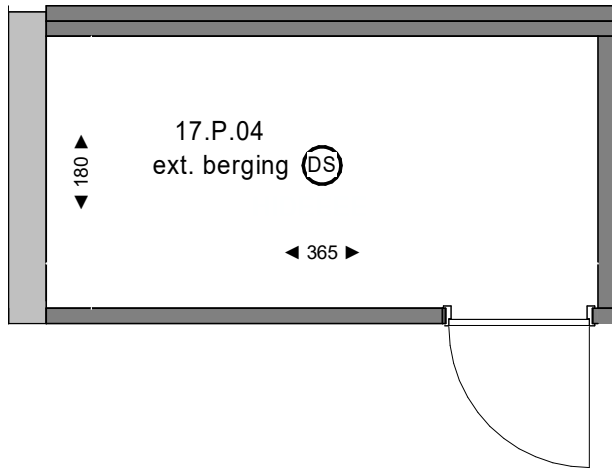

plattegrond berging  
1 : 50  
4e verdieping

### Renvooi elektra

|                                                  |                                      |                                    |
|--------------------------------------------------|--------------------------------------|------------------------------------|
| enkele schakelaar                                | beldrukker                           | wandcontactdoos enkel              |
| wisselschakelaar                                 | schel                                | wandcontactdoos dubbel horizontaal |
| serieschakelaar                                  | ontruimingsluidspreker tegen plafond | wandcontactdoos dubbel verticaal   |
| kruisschakelaar                                  | bedraad aansluitpunt 230V            | wandcontactdoos enkel waterdicht   |
| wandlichtpunt                                    | bedraad aansluitpunt                 | wandcontactdoos in vloer           |
| plafondlichtpunt                                 | loze leiding                         | perilex wandcontactdoos (2-fase)   |
| wandarmatuur                                     | rookmelder                           | aparte groep                       |
| plafondarmatuur (DS is met geïntegreerde sensor) | meterkast                            | centraal aardpunt (onder wastafel) |
|                                                  | 3-standen schakelaar                 |                                    |

Zijn er meerdere schakelaars en/of lichtpunten in een ruimte aanwezig, geeft de letter bij de schakelaar aan welk lichtpunt je ermee bediend. Is er in een ruimte één schakelaar en één of meerdere lichtpunten aanwezig, is er geen letter aangegeven.

#### Coderingen

|       |                                |     |                 |
|-------|--------------------------------|-----|-----------------|
| 2F    | perilex WCD 2-fase aangesloten | RAD | radiator        |
| KK    | koelkast                       | VW  | vaatwasser      |
| COMBI | combi magnetron/oven           | WD  | wasdroger       |
| WTW   | warmte terugwinunit            | WM  | wasmachine      |
| VV    | vloerverwarmingsverdeler       | TH  | thermostaat     |
| VLD   | vrijloophdrager                | CO2 | CO2 voorziening |

### Renvooi bouwkundig

|                                                   |                                                           |                                                           |
|---------------------------------------------------|-----------------------------------------------------------|-----------------------------------------------------------|
| douche dorpel                                     | mk                                                        | meterkast                                                 |
| metalen kolom, in beton                           | sprinklerkop                                              | sprinklerkop                                              |
| metalen ligger/kolom, v.v. brandwerende bekleding | ventilatie afzuigventiel                                  | ventilatie afzuigventiel                                  |
| verlaging onder plafond circa 260cm + vloer       | ventilatie toevoerventiel, richting toevoer indicatief    | ventilatie toevoerventiel, richting toevoer indicatief    |
| binnenwand, metalstud                             | plantenbak                                                | plantenbak                                                |
| betonwand                                         | WTW                                                       | WTW - ventilatieunit                                      |
| sparing in betonwand                              | woningentree                                              | woningentree                                              |
| vloertegelwerk                                    | deur = dorpel<br>ZW = verzwaarde deur t.b.v. geluidseisen | deur = dorpel<br>ZW = verzwaarde deur t.b.v. geluidseisen |
| schacht                                           | paneel                                                    | paneel                                                    |
| verlaagd plafond/koof circa 240cm + vloer         | radiator                                                  | radiator                                                  |
| warmte koude verdeelset                           | terras met vlinderplanken                                 | terras met vlinderplanken                                 |
|                                                   | terras met betontegels                                    | terras met betontegels                                    |

Bezuidenhoutseweg

Rijnstraat

| bouwnummer | Koningin Julianaplein | woningtype | verdieping |
|------------|-----------------------|------------|------------|
| 17.P.04    | huisnummer: 9-152     | W-D.04_3   | 17         |

|                  |                    |            |            |
|------------------|--------------------|------------|------------|
| Project          | KJ Den Haag        | Schaal     | 1:50       |
| Opdrachtgever    | JP van Eesteren    | Formaat    | A1         |
| Projectarchitect | POWERHOUSE COMPANY | Datum      | 23-05-2024 |
|                  |                    | Bladnummer | B9-9-071   |