



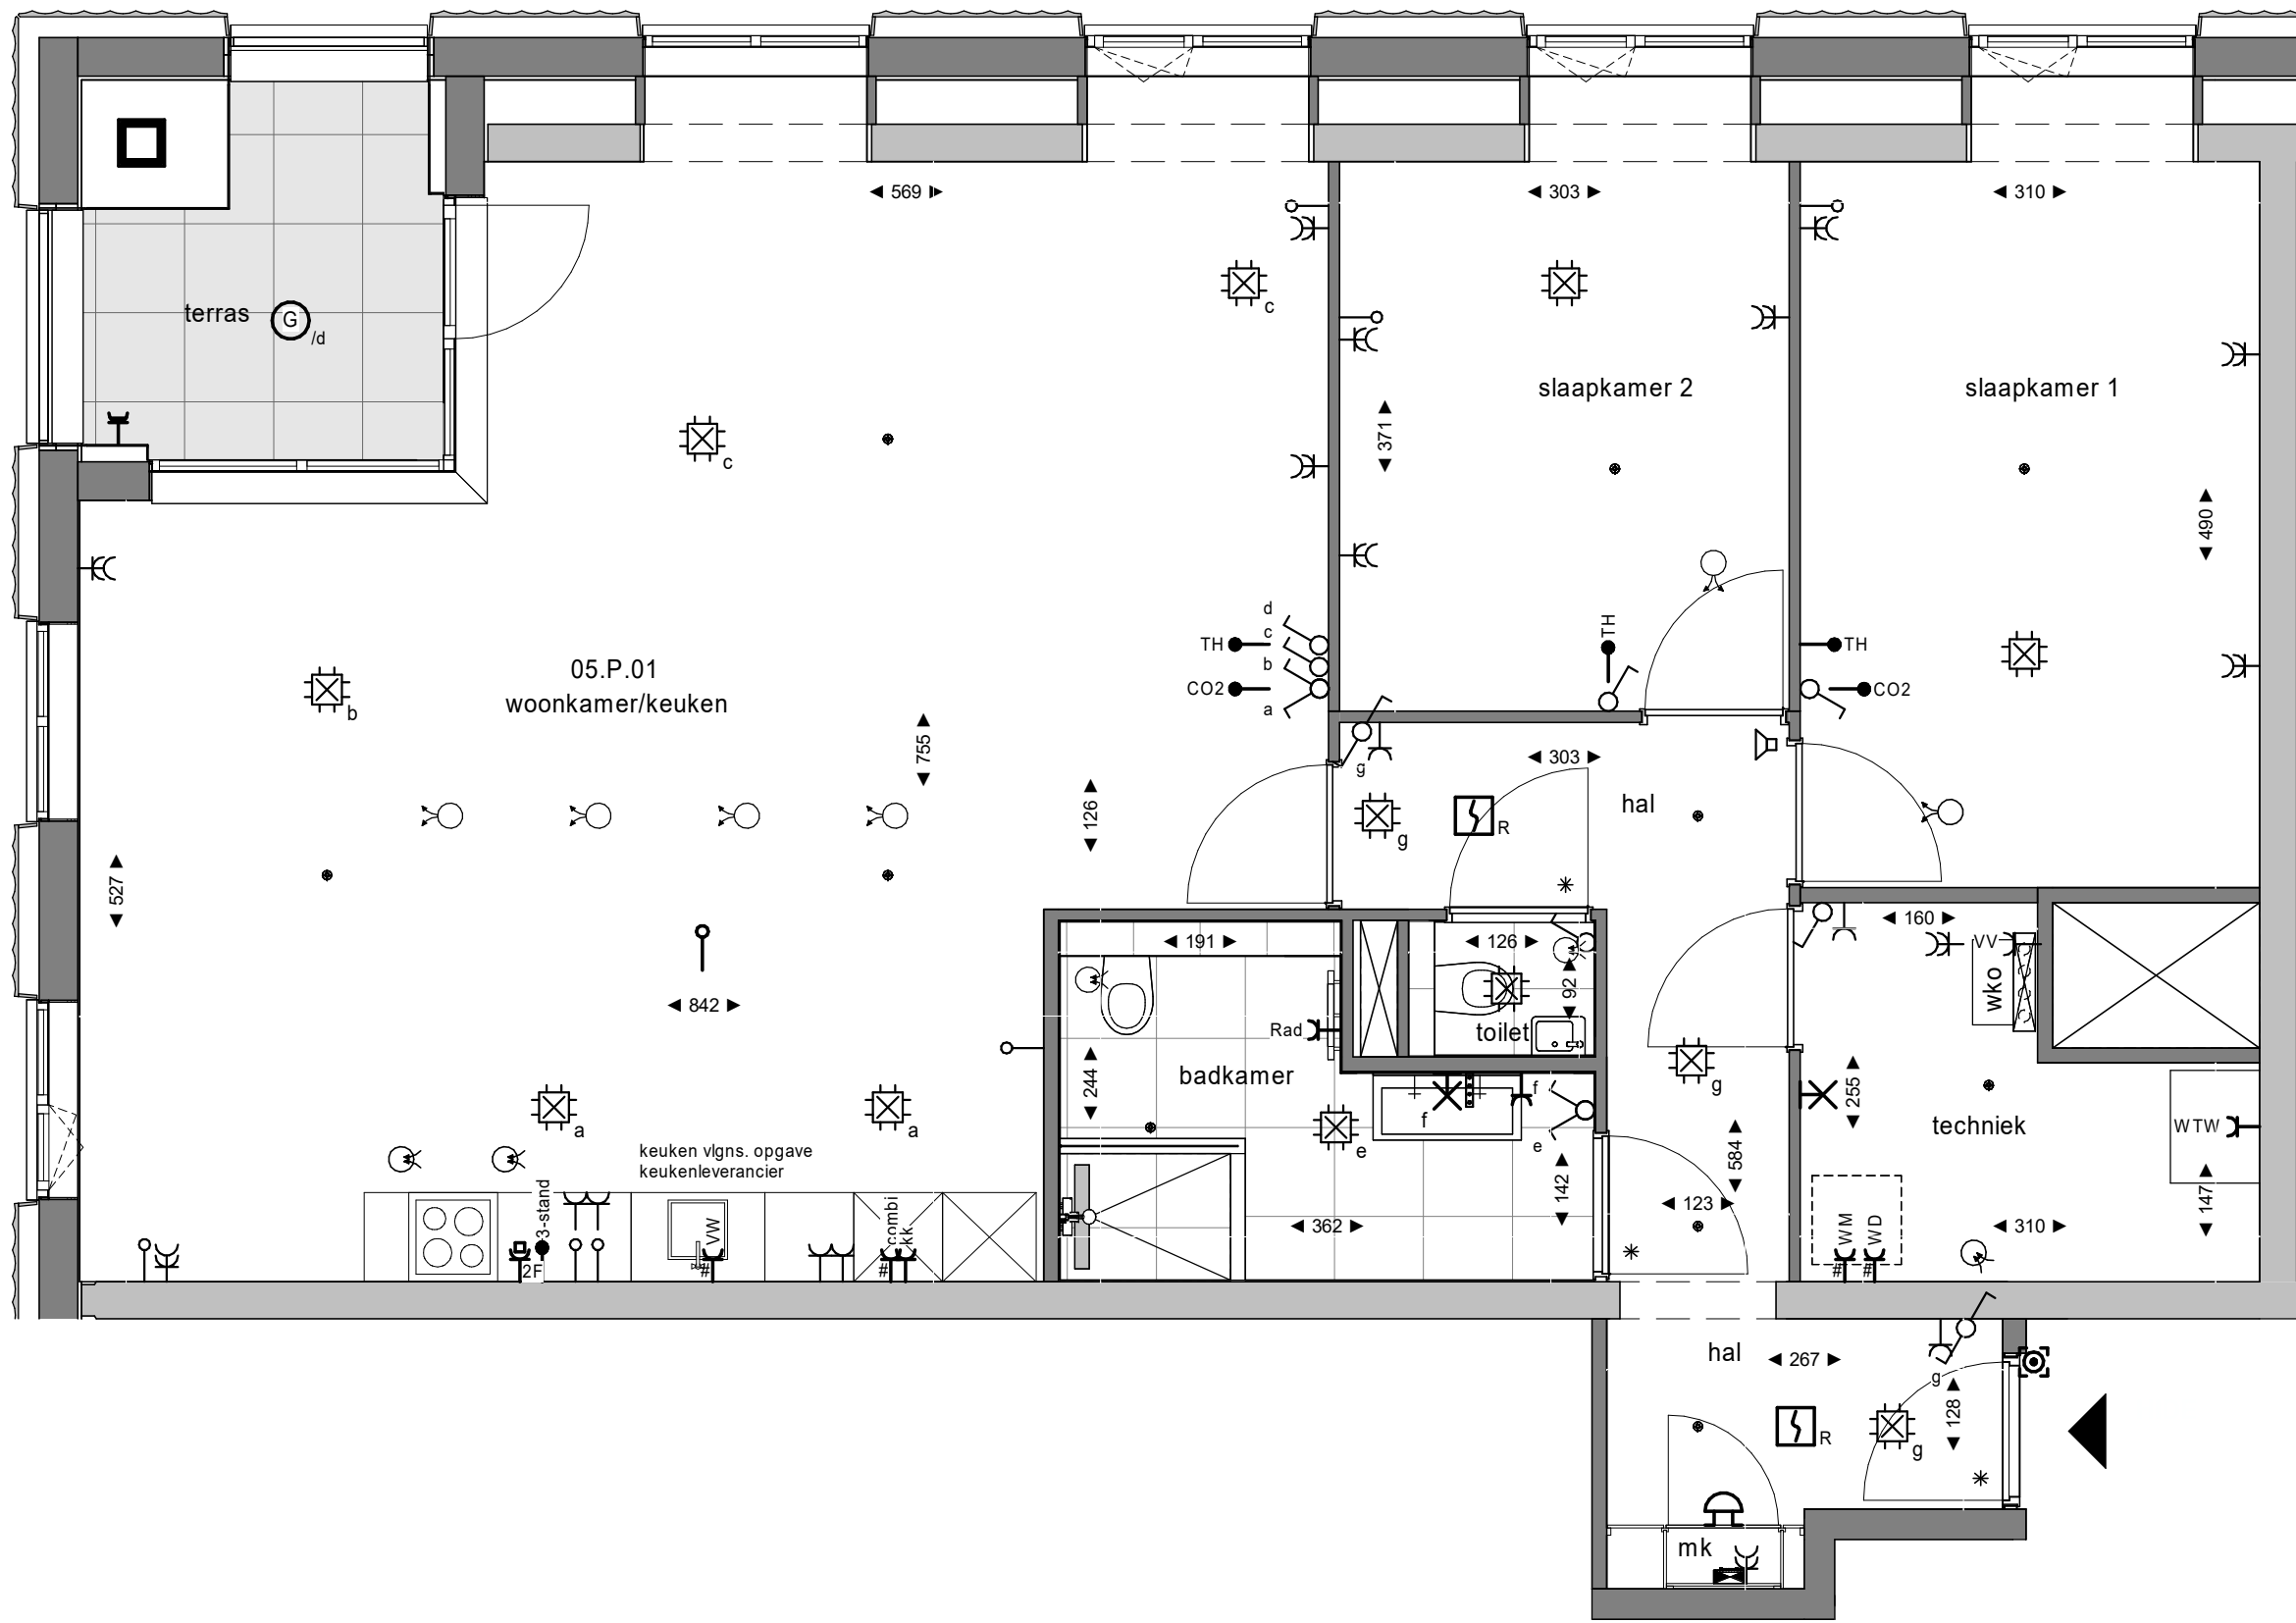

plattegrond  
1 : 50  
5e verdieping

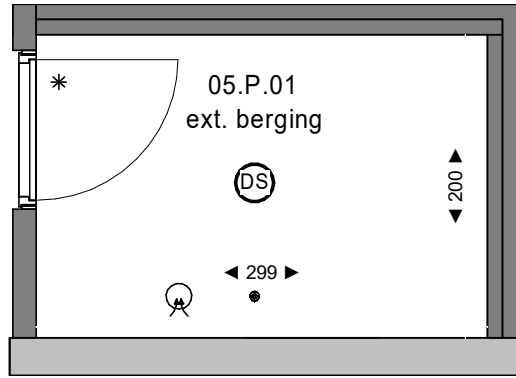

plattegrond berging  
1 : 50  
5e verdieping

enkele schakelaar

wisselschakelaar

serieschakelaar

kruisschakelaar

wandlichtpunt

plafondlichtpunt

wandarmatuur

plafondarmatuur  
(DS is met  
geïntegreerde sensor)

beldrukker

schel

ontruimingsluidspreker  
tegen plafond

bedraad aansluitpunt 230V

bedraad aansluitpunt

loze leiding

rookmelder

meterkast

3-standen schakelaar

wandcontactdoos enkel

wandcontactdoos dubbel horizontaal

wandcontactdoos dubbel verticaal

wandcontactdoos enkel waterdicht

wandcontactdoos in vloer

perilex wandcontactdoos  
(2-fase)

aparte groep

centraal aardpunt (onder  
wastafel)

Zijn er meerdere schakelaars en/of lichtpunten in een ruimte aanwezig, geeft de letter bij de schakelaar aan welk lichtpunt je ermee bediend. Is er in een ruimte één schakelaar en één of meerdere lichtpunten aanwezig, is er geen letter aangegeven.

| Coderingen |                                |     |                 |
|------------|--------------------------------|-----|-----------------|
| 2F         | perilex WCD 2-fase aangesloten | RAD | radiator        |
| KK         | koelkast                       | VW  | vaatwasser      |
| COMBI      | combi magnetron/oven           | WD  | wasdroger       |
| WTW        | warmte terugwinunit            | WM  | wasmachine      |
| VV         | vloerverwarmingsverdeler       | TH  | thermostaat     |
| VLD        | vrijloopdranger                | CO2 | CO2 voorziening |

douche dorpel

metalen kolom, in beton

metalen ligger/kolom, v.v.  
brandwerende bekleding

verlaging onder plafond  
circa 260cm + vloer

binnenwand, metalstud

betonwand

sparing in betonwand

vloertegelwerk

schacht

verlaagd plafond/koof  
circa 240cm + vloer

warmte koude verdeelset

mk

plantenbak

WTW

woningentree

deur  
= dorpel  
= verzwaarde deur  
t.b.v. geluidseisen

paneel

radiator

terras met vloerplanken


terras met betontegels

meterkast

sprinklerkop

ventilatie afzuigventiel

ventilatie toevoerventiel,  
richting toevoer indicatief

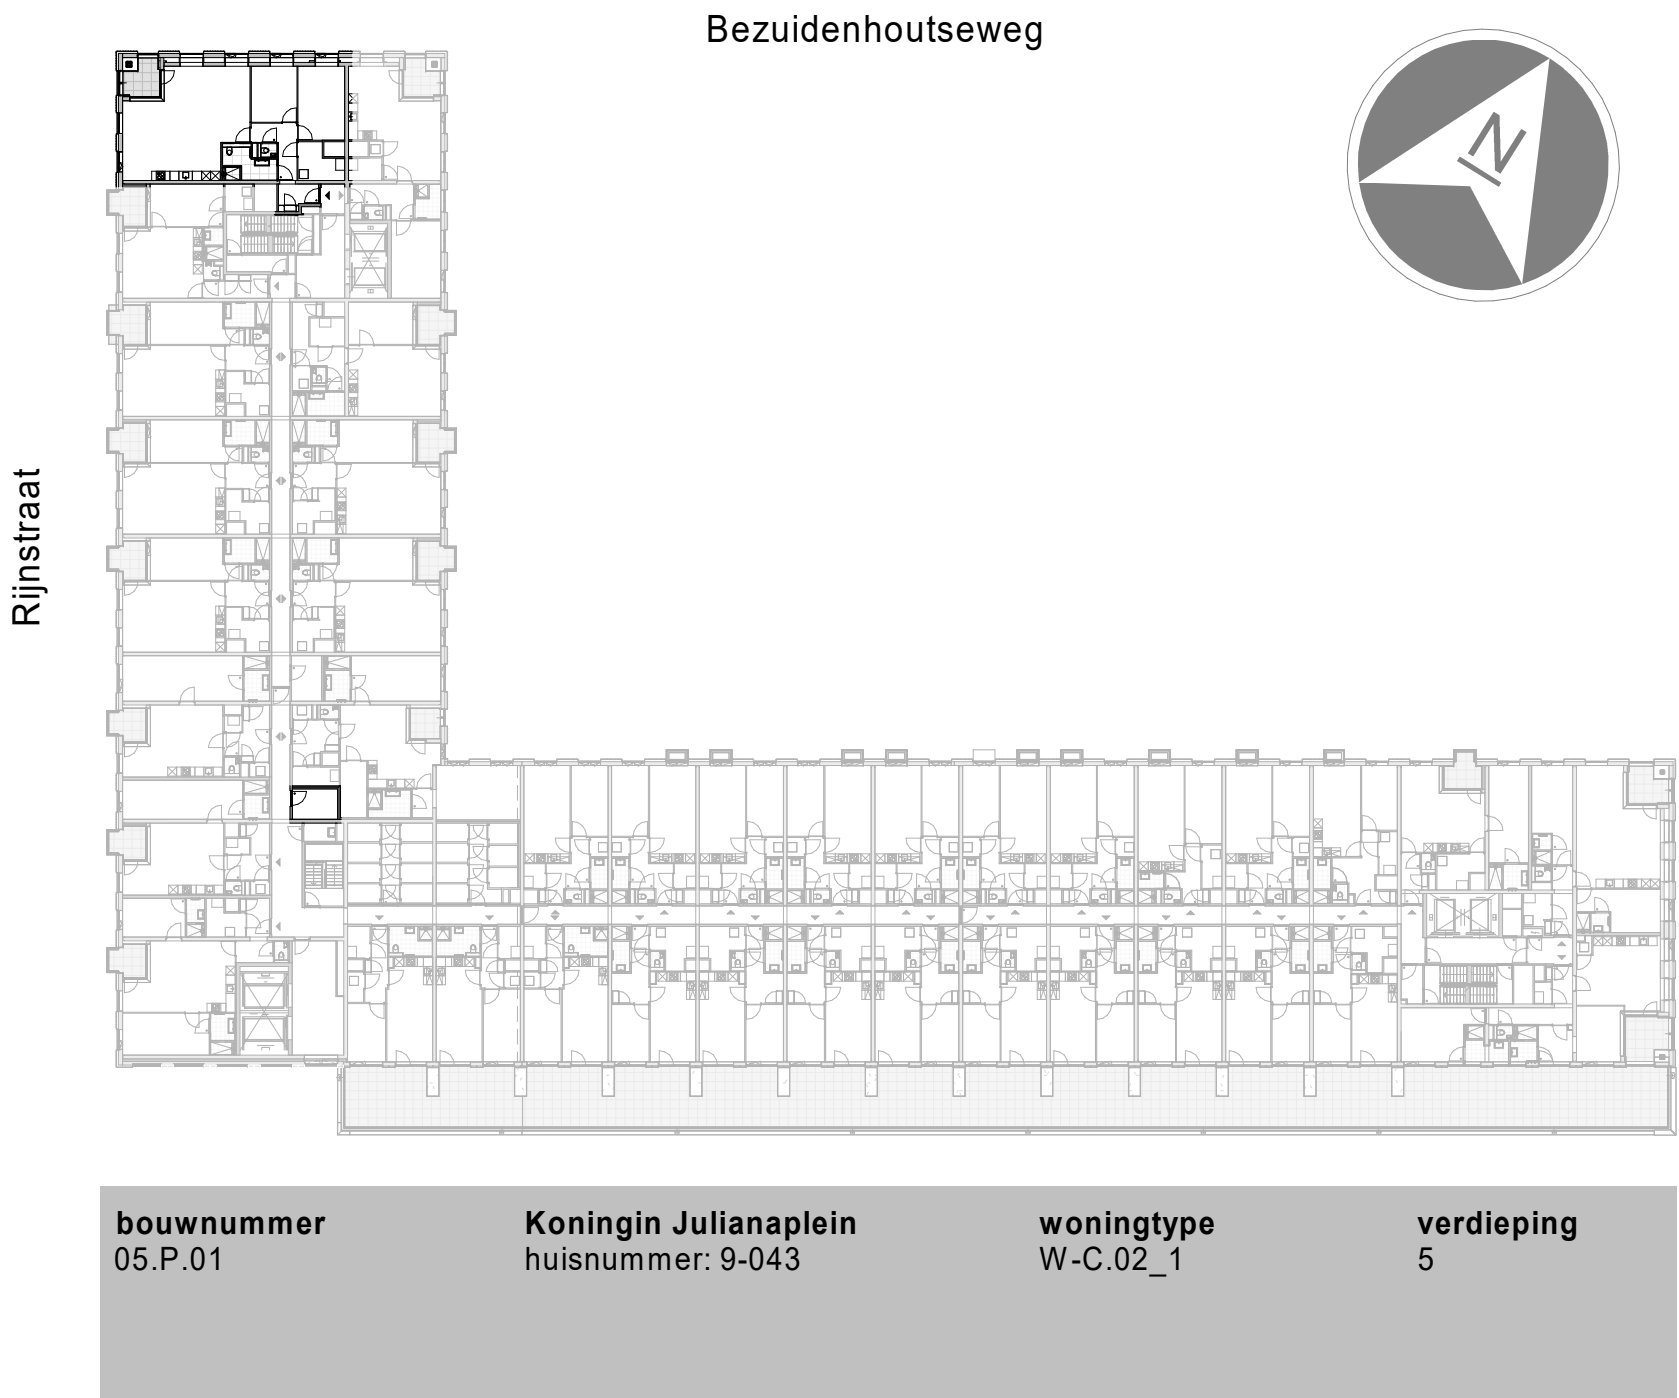

|                  |                    |            |            |
|------------------|--------------------|------------|------------|
| Project          | KJ<br>Den Haag     | Schaal     | 1:50       |
| Opdrachtgever    | JP van Eesteren    | Formaat    | A1         |
| Projectarchitect | POWERHOUSE COMPANY | Datum      | 23-05-2024 |
|                  |                    | Bladnummer | B9-9-009   |